


PIANO TERZO

R.S.P.P.: ARCH. ONDINA BUGATTI

DATORE DI LAVORO: PROF. GAETANO CINQUE

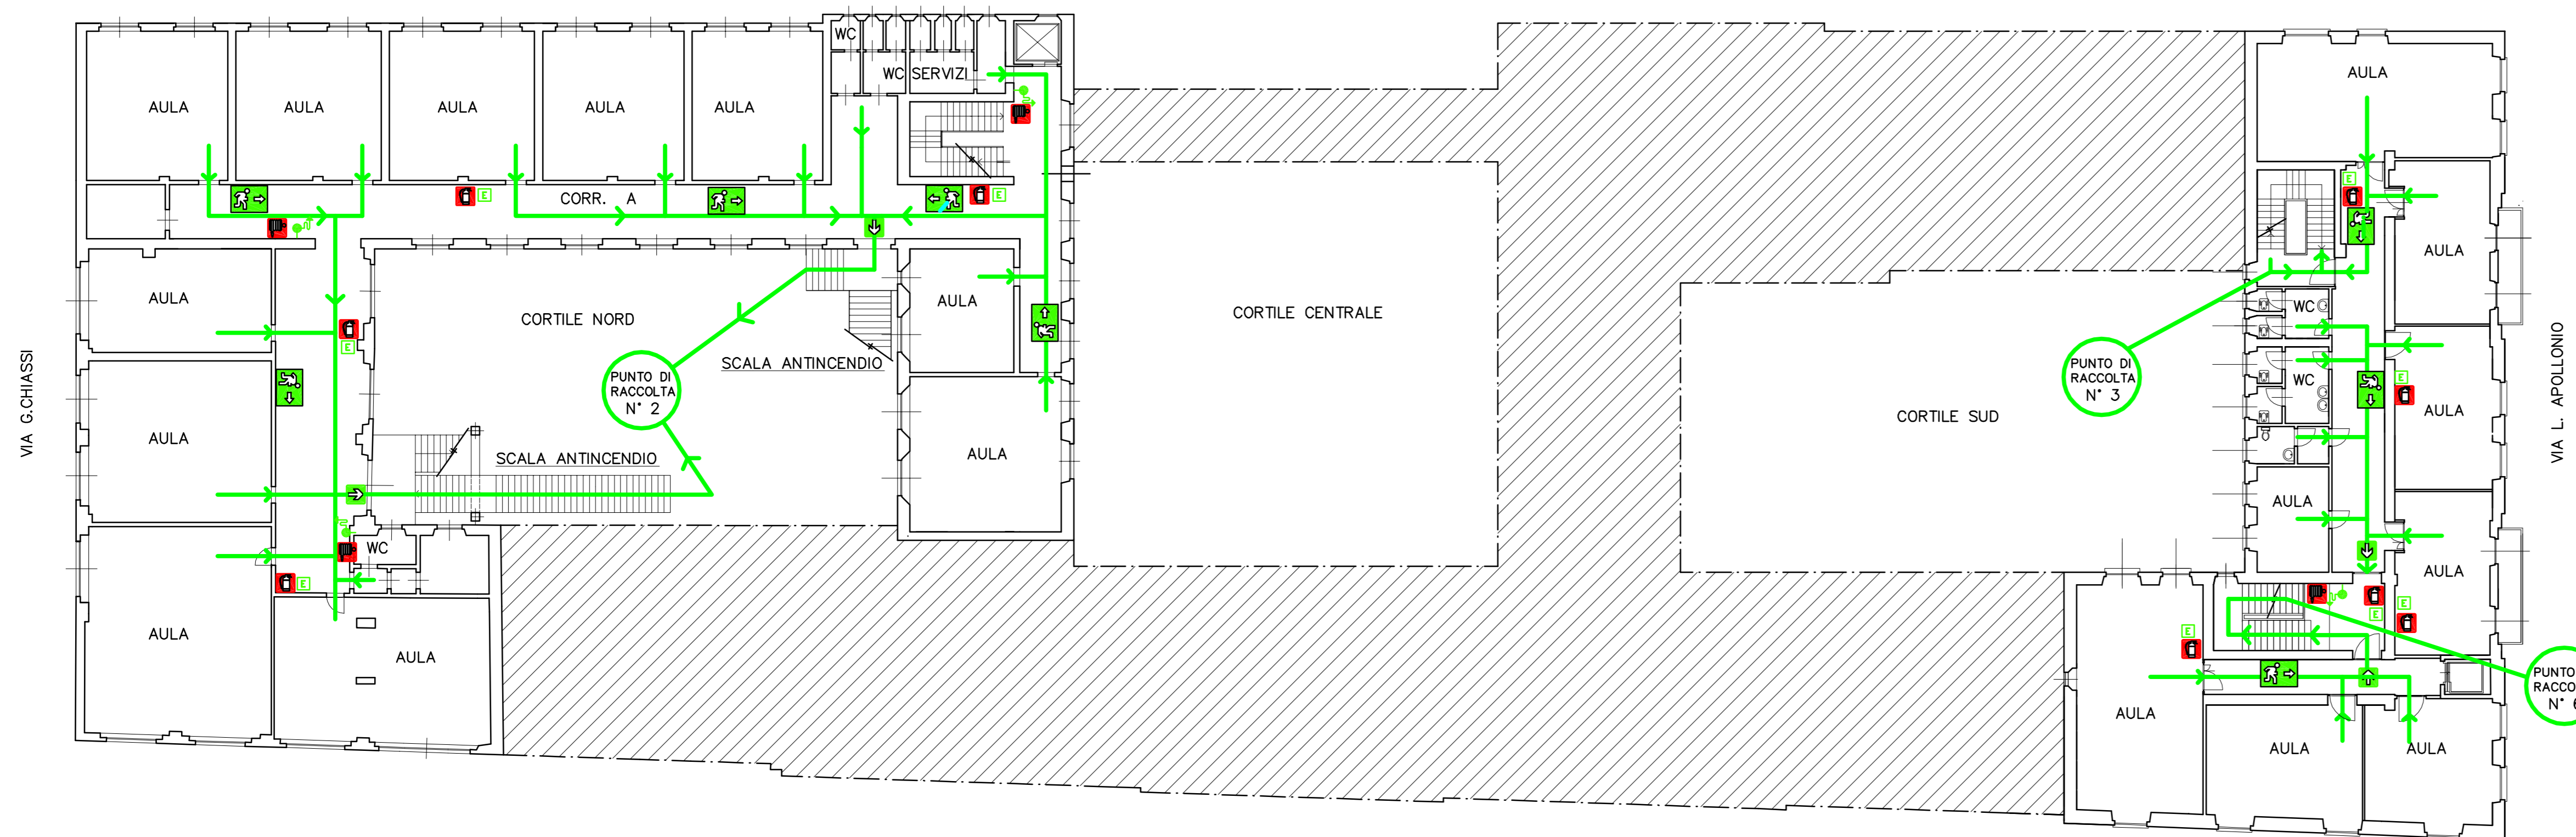

VIA MONTESUELLO

PIANO SECONDO

LEGENDA
A norma del D.Lgs. 626/94 modificato dal D.Lgs. 242/96

- Lancia antincendio
- Estintori
- Estintore
- Lancia
- Uscita di emergenza
- Percorso di fuga

Provincia di Brescia

LICEO SCIENTIFICO "A. CALINI".
PIANO DI SICUREZZA
D.Lgs. 626/94 modificato dal D.Lgs. 242/96

Comune di Brescia

PROGETTO PERCORSO DI EVACUAZIONE

oggetto

PIANTA PIANO SECONDO E TERZO

tavola n. **4**

data: Ottobre 2008

scala: 1:200

Progettista:

Dott. Arch. BUGATTI ONDINA
Via Basiletti n° 8 - 25121 - Brescia - Tel. 030/48775 - Fax. 030/47087 -